

TRAFODEUR (ALUMINIUM OF CONB, ALUMINIUM/STAAL)
DAGMAAT DEUR (bxh): 1150x2150mm

VALBEVEILIGINGSBEUGEL LADDEBEUGEL VALBEVEILIGINGSBEUGEL

VOEGROOSTER IN BINNENMUUR
VOEGROOSTER IN BINNENMUUR
ROOSTER 0,09 m²
VOEGROOSTER IN BINNENMUUR
VOEGROOSTER IN BINNENMUUR

3000+P
2556+P
PEL VLOER 150

VENTILATIEKOKER MAAR KELLER
VENTILATIEKOKER MAAR KELLER

GEVALVANISSEERD
STAAL (F ABR. LORO)
HWA Ø80


DAGMAAT DEUR (bxh): 1150x2150mm
PEL=0
SCHAKELRUIMTE
3000
2500
1200
1670-P
300

VOORAANZICHT
DV = DILATATIEVOEG

ZIJ-AANZICHT

ACHTERAANZICHT

DOORSNEDE C-D

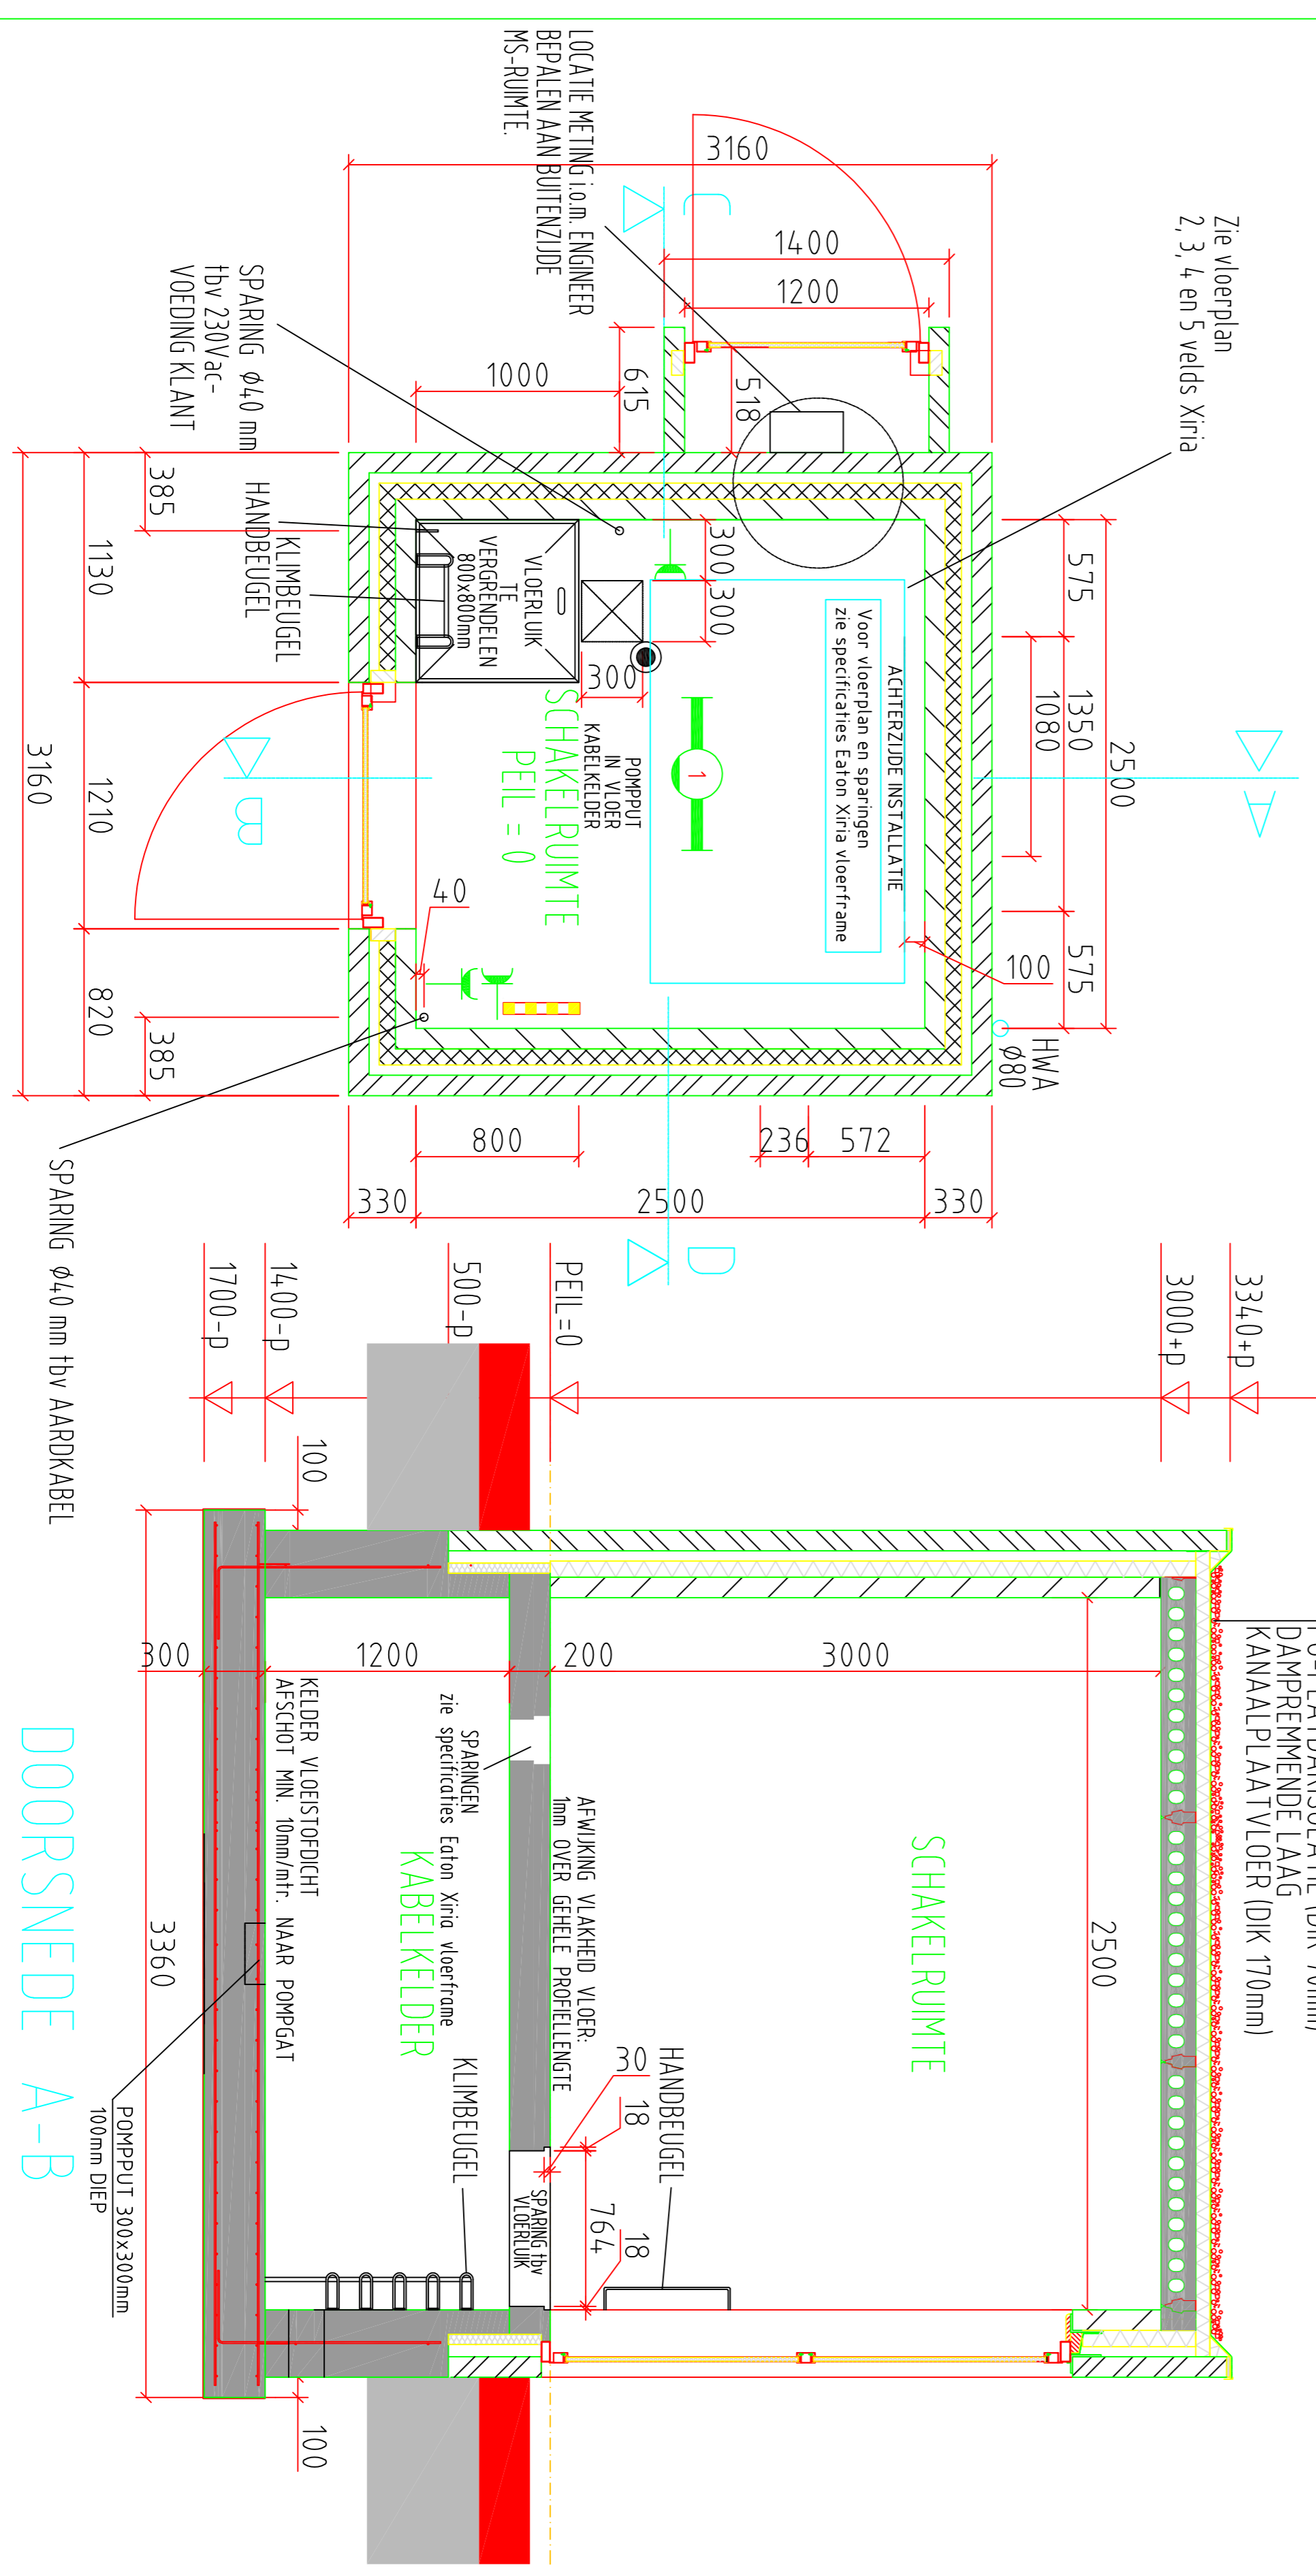

Zie vloerplan
2, 3, 4 en 5 velds Xiria

3340+D
3000+D

DAKGROND LAAGDIKTE 50mm
2-LAAGS BITUMINEUZE DAKBEDEKING
PU-PLATDAKSOLATIE (DIK 70mm)
DAMPREMENDE LAAG
KANAAPLAATVLOER (DIK 170mm)

SCHAKELRUIMTE

PEL=0
500-D
1400-D
1700-D
100
3000
200
1200
SPANNINGEN Eaton Xiria vloerframe zie specificaties
KABELKELLER
KIMBELUGEL
HANDBEUGEL
SPANNING BY VLOERLIJK
764
18
18
3360
POMPPUT 300x300mm 100mm DEP
100

DOORSNEDE A-B

PLATTEGROND

Dptie	Lcm	Bcm	Hcm	Kellercm	Inhoud station Excl. keldering	Ventilatie m ²	mbar ^h	Opmerking
1	3,5	2,5	3,0	1,2	26	0,4	11,59	
2	3,5	2,0	3,0	1,2	21	0,4	14,87	
3	2,5	2,0	3,0	1,2	15	0,4	21,06	
4	3,5	2,5	3,0	1,2	26	0,25	13,64	
5	3,5	2,0	3,0	1,2	21	0,25	17,5	
6	2,5	2,0	3,0	1,2	15	0,25	27,78	
7	3,5	2,5	3,0	1,2	26	0,1	17,05	
8	3,5	2,0	3,0	1,2	21	0,1	21,87	
9	2,5	2,0	3,0	1,2	15	0,1	30,97	
10	2,5	2,5	3,0	1,2	19	0,1	29,19	Conform tekening

* Bij een kortsluiting in een Xiria, zal dit de druk in het station zijn. Constructie moet minimaal tegen deze druk kunnen.
 * Bij toepassing van Xiria vloerframe met 1 rij keramische absorbers

OPMERKINGEN:

DE GEHELE CONSTRUCTIE UITVOEREN VOLGENS TEKENINGEN EN BEREKENINGEN VAN DE CONSTRUCTEUR. ALLE MATEN IN HET WERK BEPALEN

LEVERING KLANT: -220vac-VOEDING 25A
thv VOEDING VERLICHTING- WCD etc.

BRIDGE VALBEVEILIGING (DAK)-
-PER 25m² DAKOPPERV. 1 ST BRIDGE PLAATSEN

MS-INSTALLATIE: -GEMWICHT MS-INSTALLATIE: + 1500kg/m²

AANTAL ELECTRICACHSLS TE BEPALEN i.o.m. FIDURA

LET OP: -DE KEUZE VAN DE DEURENVERANCER KAN BETREFFEN DAT DE DEURSPANNING GROTER OF KLENER ZIJN.

RENVOOI ELEKTRA

= TL-ARMATUUR 230W/33
 = ELECTRISE KABEL 50M²
 HET MEBELMET NIET METE-
 BARE TIERSCHAKEL VAST
 NESTELD OP 'S O.
 (AANTAL KABELS AFHANKELIJK
 VAN DE GROOTTE VAN DE
 RIJMET)
 = BEWEGENDEDEUR
 = WANDONTVALTOONS
 MET RA.

Project : **TYPE 3, SCHAKELRUIMTE KLANTSTATION**

Installatie : **MS-INSTALLATIE EATON-XIRIA**

Datum: 07-2021 Schaal: 1:25 Get.: R.POOLAJA Gecc.:

Status :	A 1	Projectnummer :	
DEFINITIEF		Tekeningnummer :	TYPE 3
D			
C			
F			
E			
Nr.		Gewijzigd	Datum
		afteuwsrecht voorbehouden	